


- A -			
附属ケーブル	×	2	(E31) ポンプ電源
附属ケーブル	×	1	(E25) フロートスイッチ

※エコマテリアル（EM）ケーブルは耐紫外線を考慮したシースが黒色の耐燃性ケーブルとする。

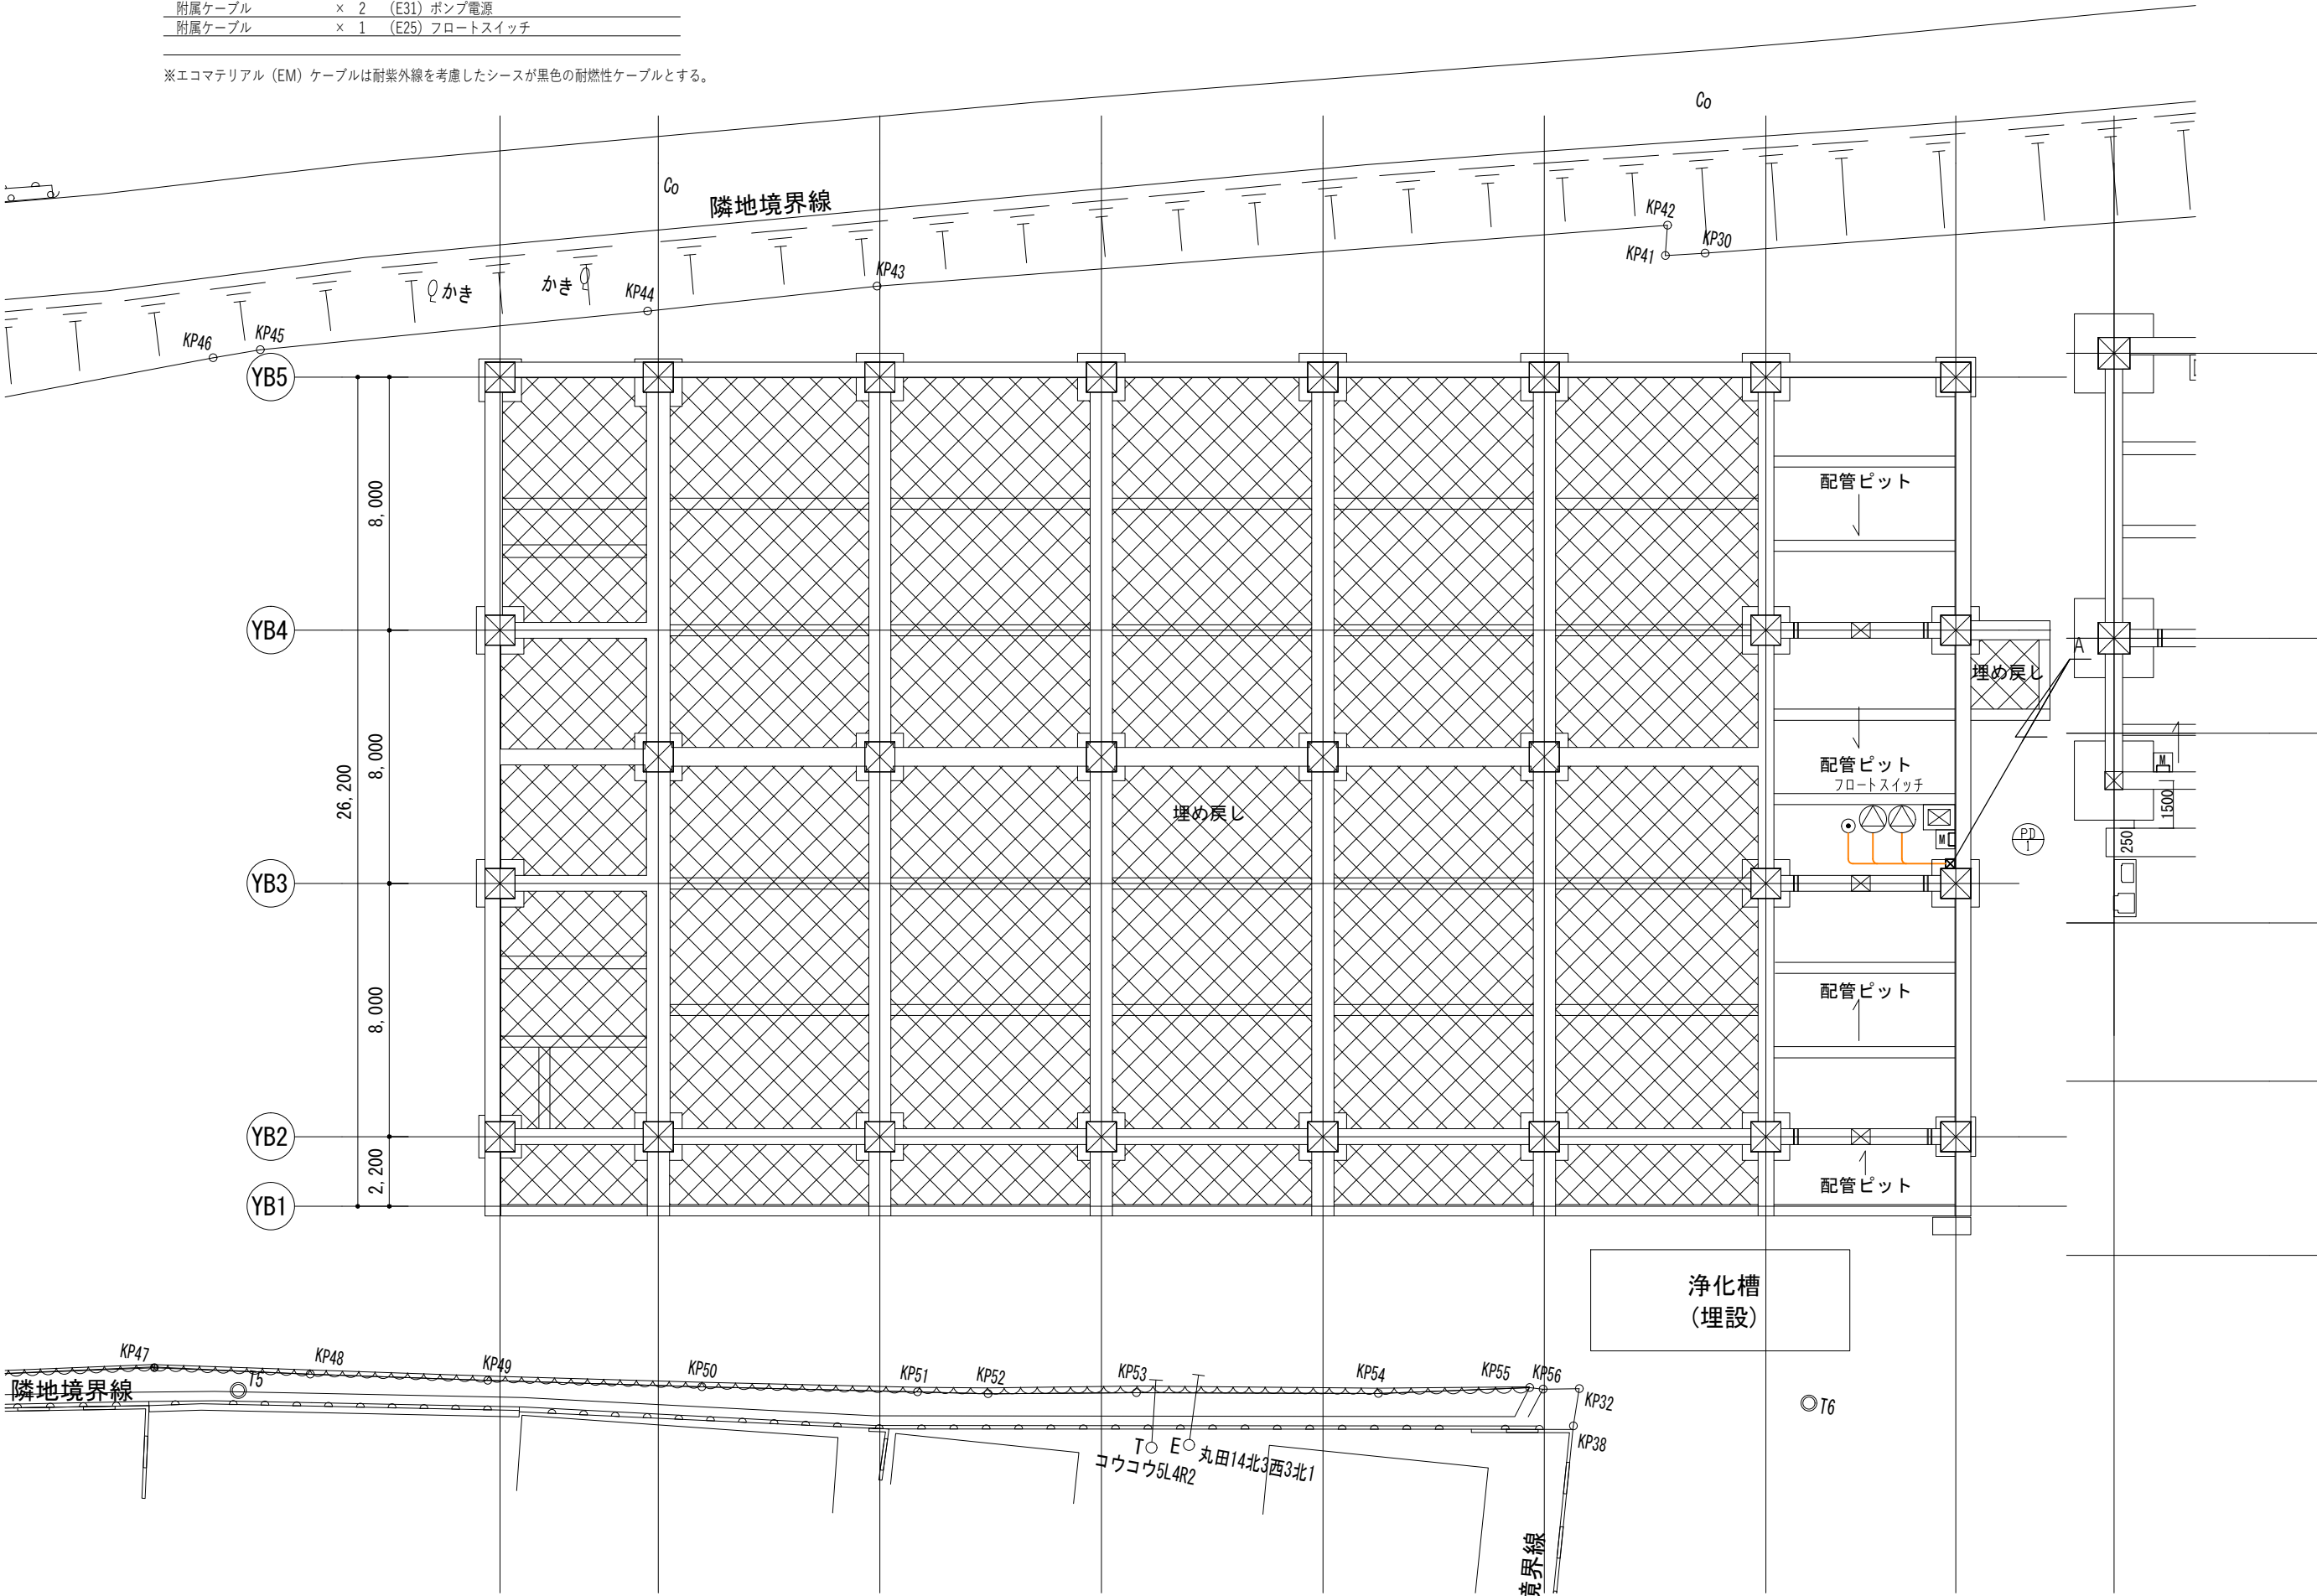

資格/番号	記名	製図(P.L.)	PM	部門DR	DR主査	リリース許可	特記
一般建築士 第350465号	寺田 知之						
一般建築士 第254144号 設備設計一般建築士 第594号	齋藤 一彦						

図面内容	自動制御設備 体育館棟 ピット階平面図
縮尺	A1:1/100 A3:1/200

図面区分	M
図面番号	208
区分	機械設備図